

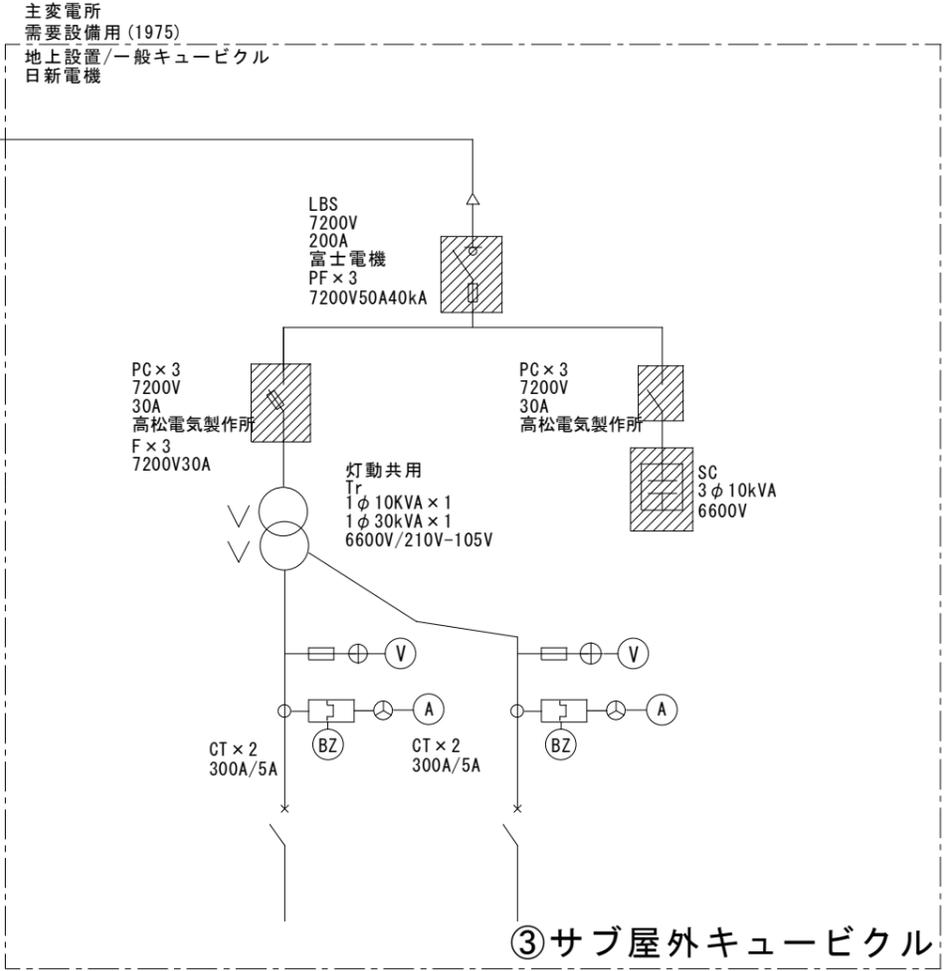


 撤去・既存機器を示す（処分共）

 既存動力用・灯動共同トランスには PCB 入りの為現地指定場所に保管

修正後

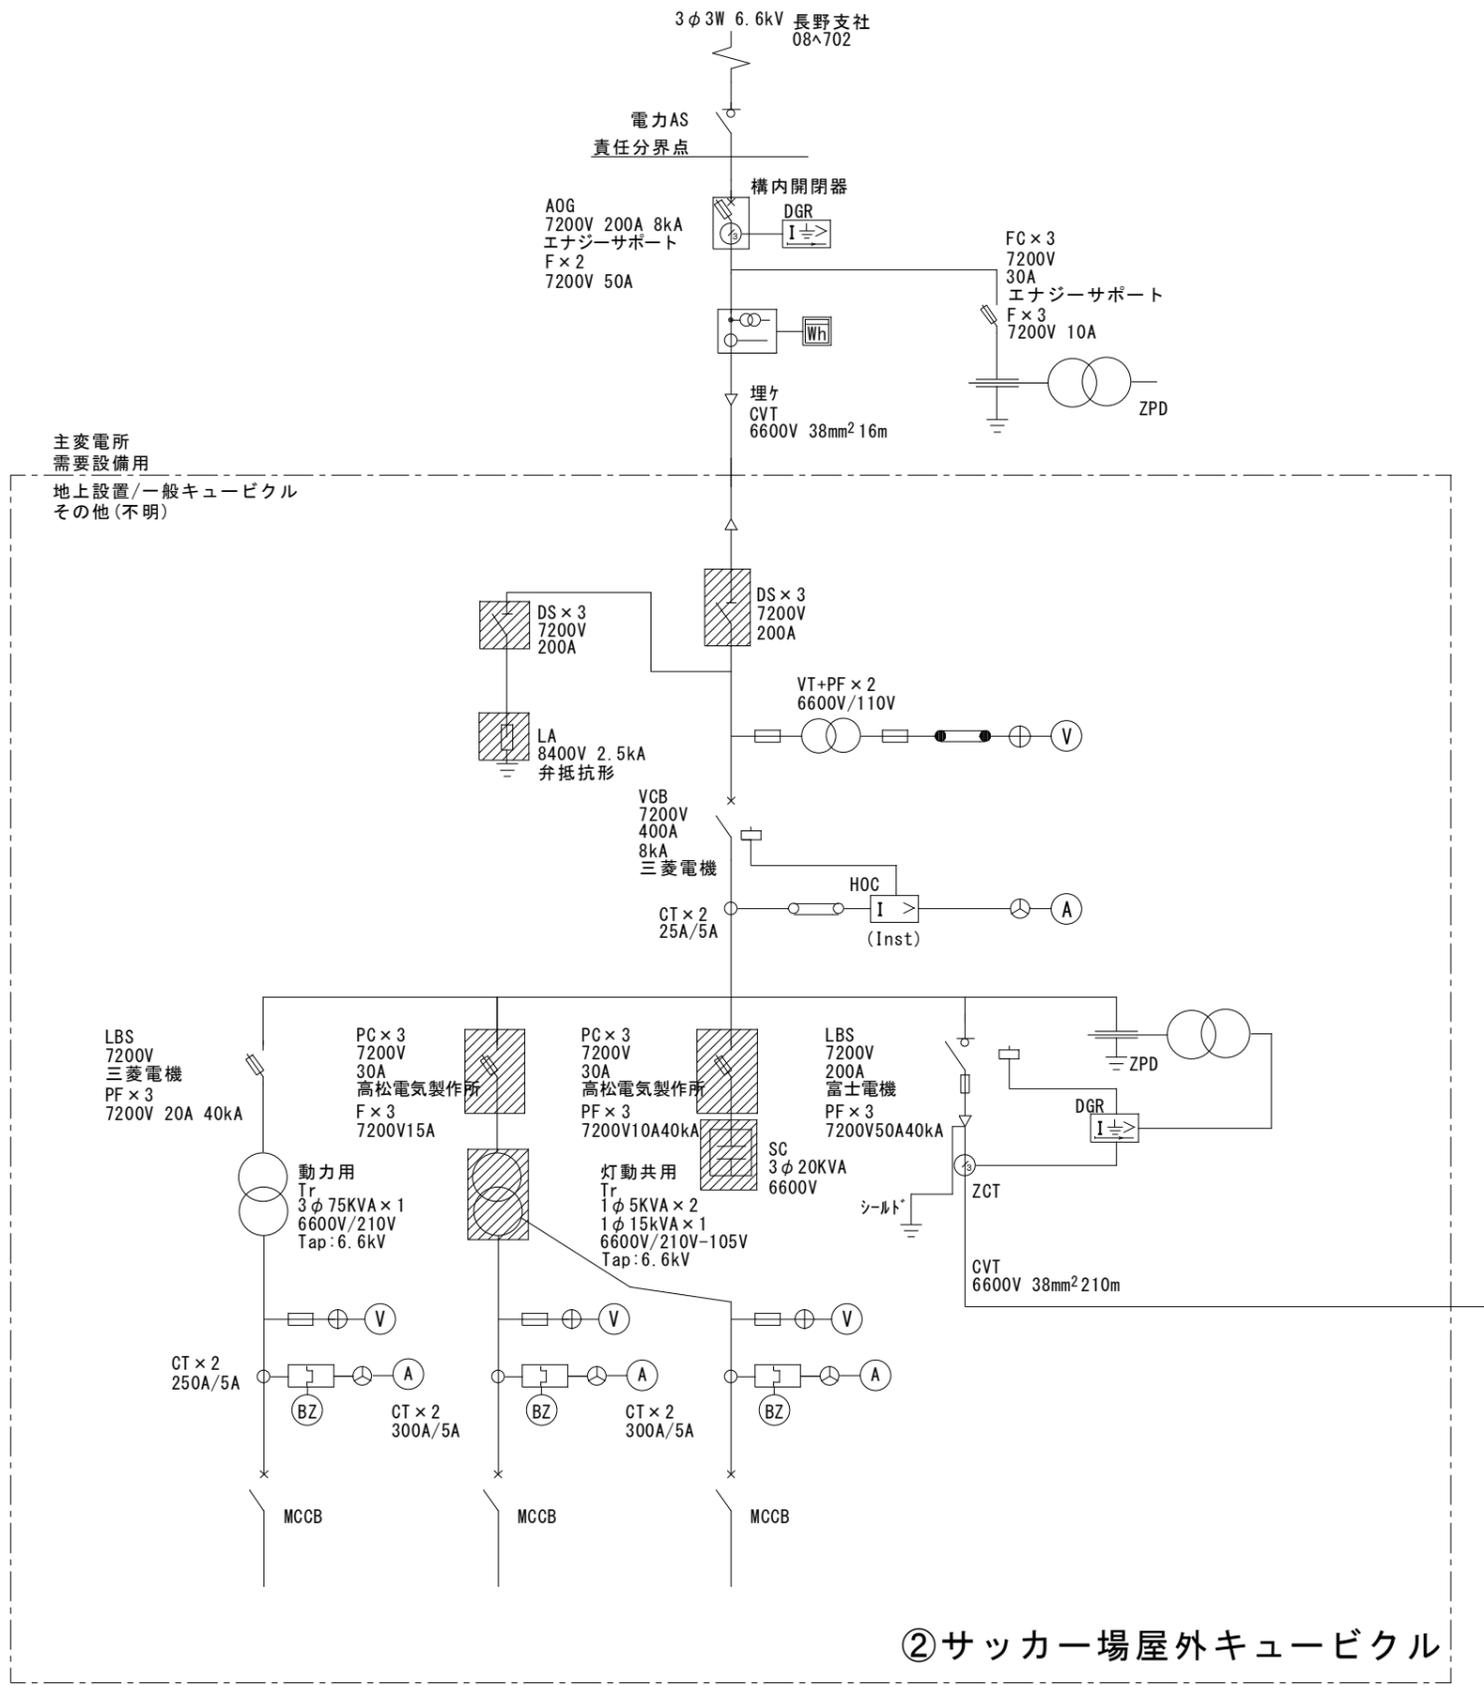


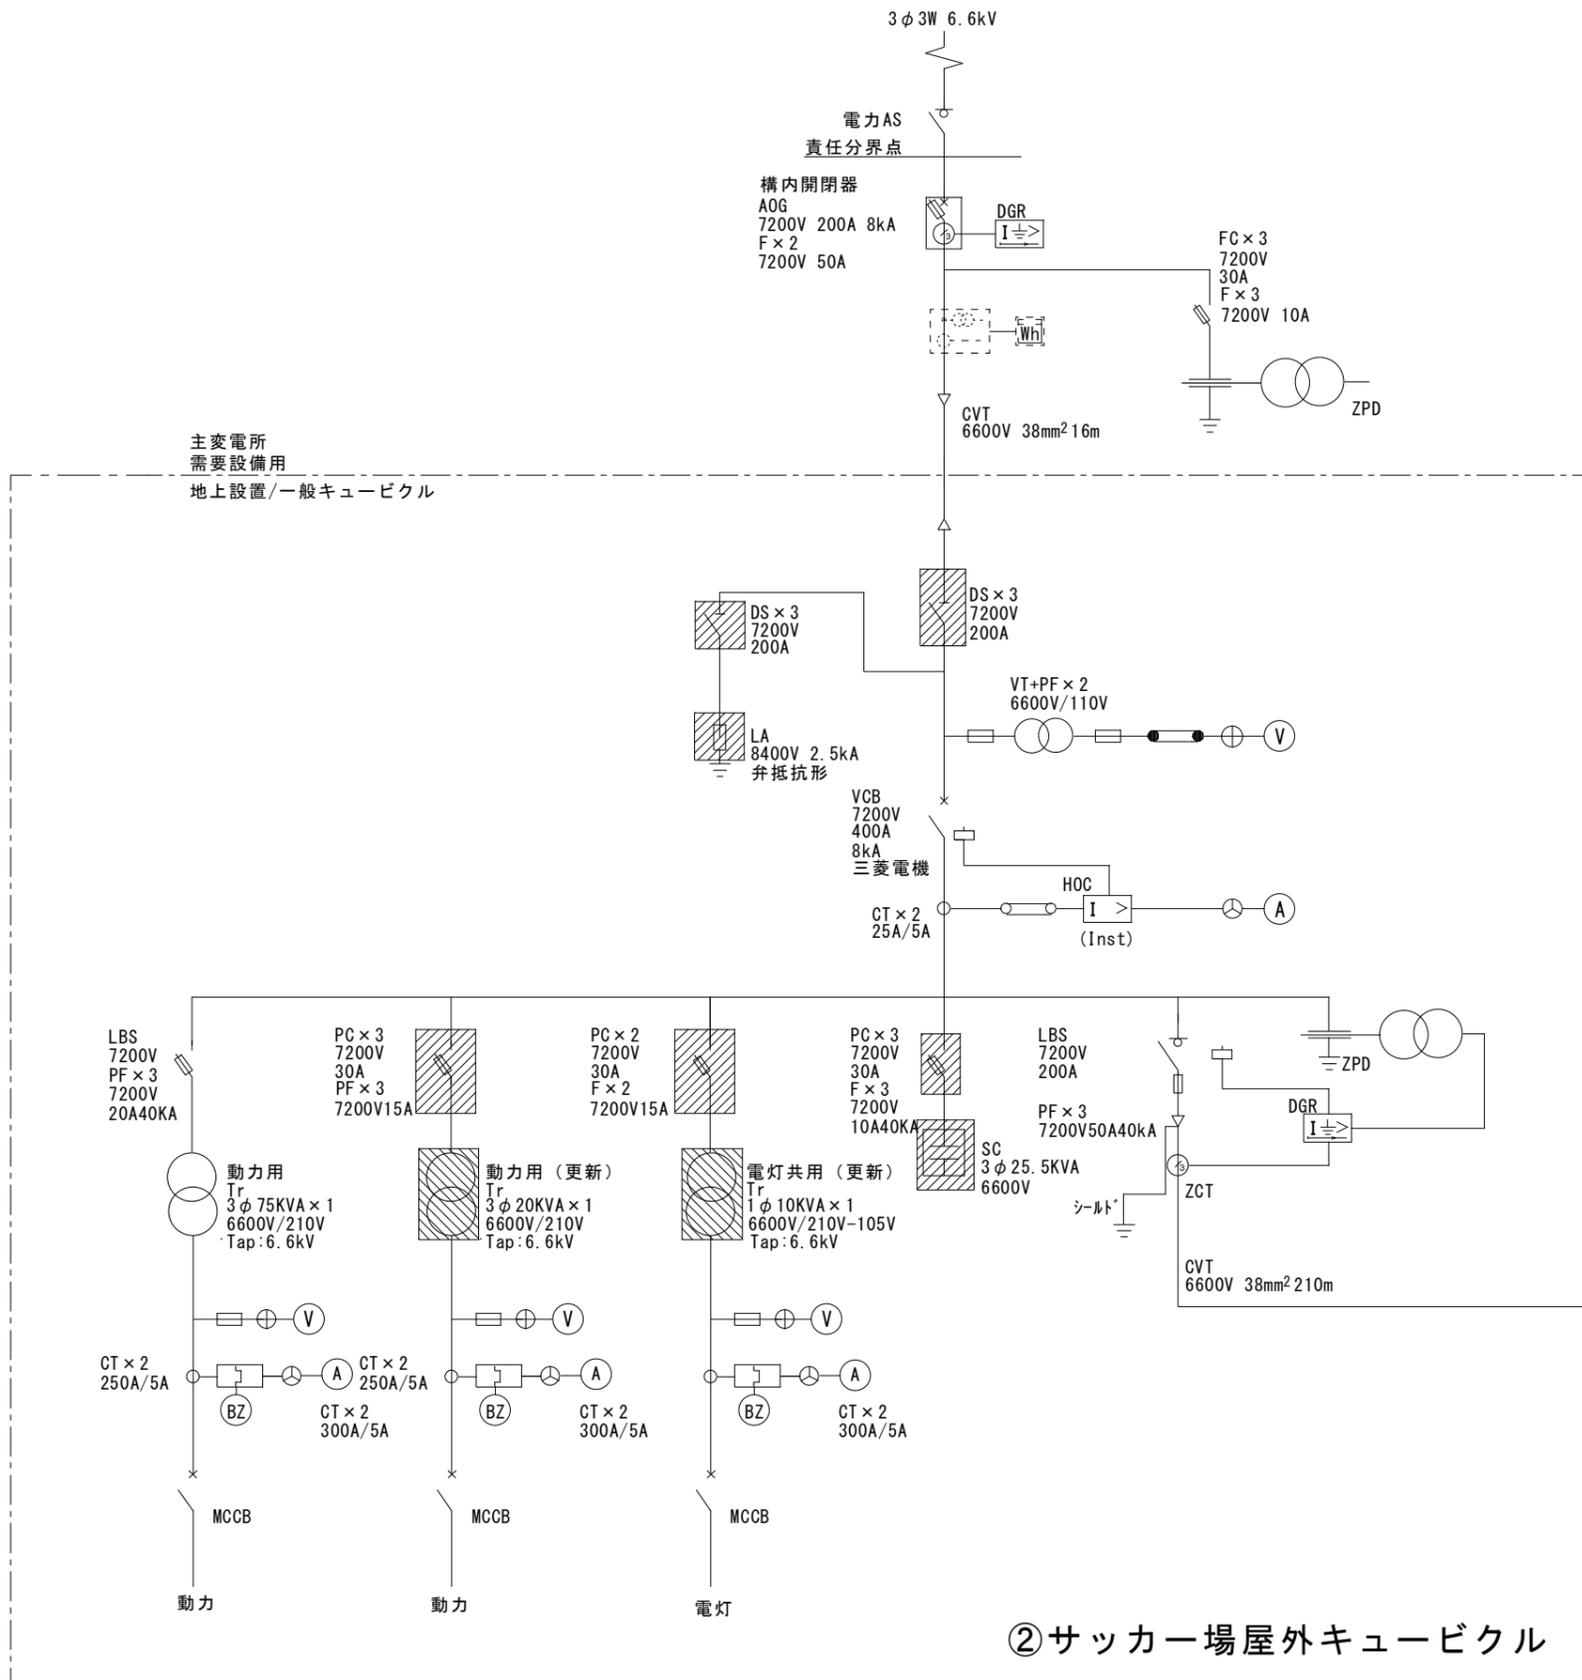

②サッカー場屋外キュービクル

経年劣化に伴う更新機器を示す

修正後

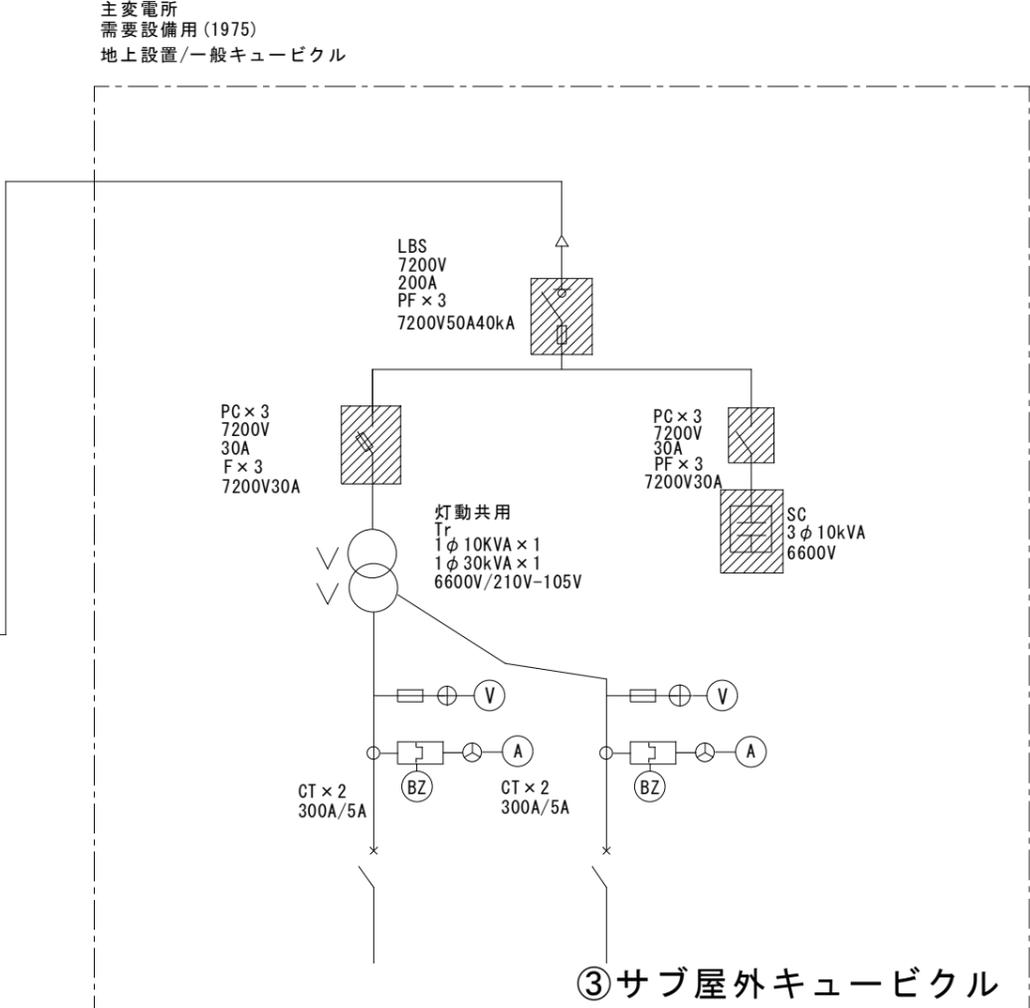

③サブ屋外キュービクル

TI TLE <b>令和7年度 千曲市戸倉体育館受変電設備改修工事</b>		千曲市		杏の里 森 <b>近藤建築設計工房</b> <small>近藤高美男 1級建築士登録 第108568号(1級) 建築士事務所(長野県) 知事登録第(長野) E82121号</small>		〒387-0005 長野県千曲市大字森1247 TEL/FAX 026-273-3066/4522		SHEET NO <b>06</b>	
DN <b>改修後 サッカー場受変電単線結線図</b>		SCALE <b>N : S</b>		DAY					